




PLANTA BAIXA - HIDRAULICA
 Área: 70 m²
 Escala 1/50

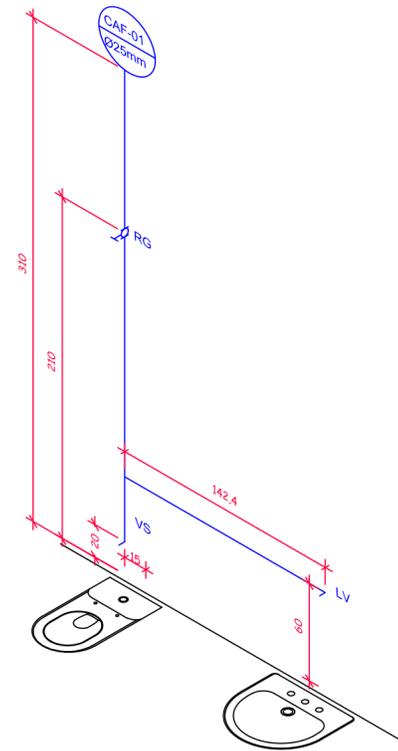


Coluna de Água 01

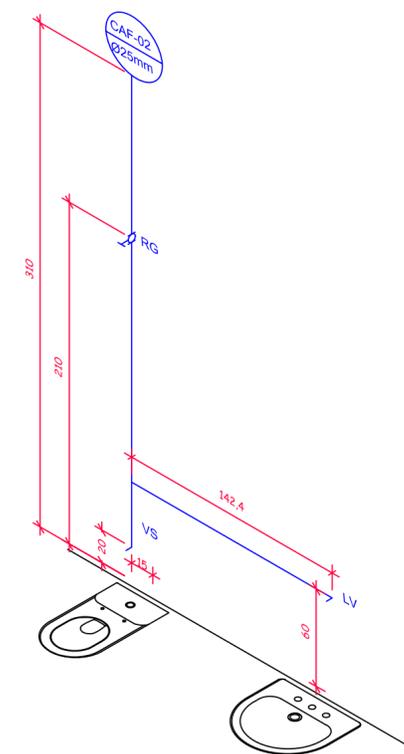

Coluna de Água 02

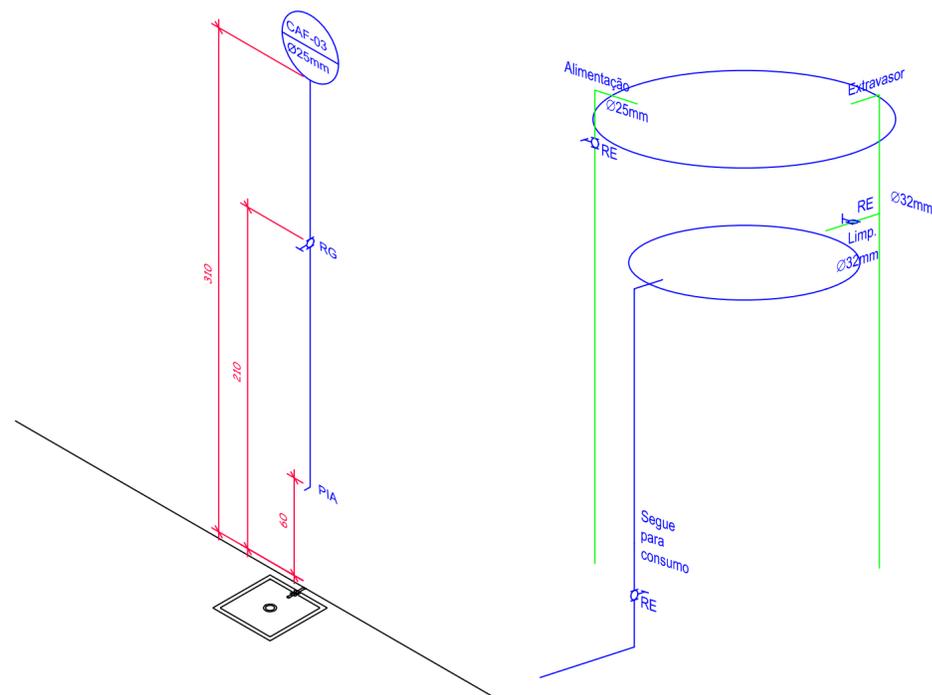

Coluna de Água 03

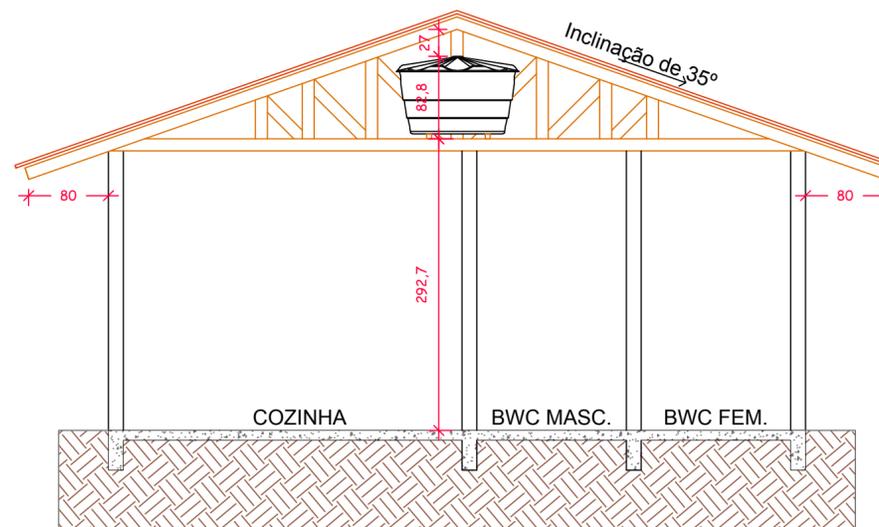

CORTE INDICANDO ALTURA DA CAIXA D'ÁGUA
 Escala 1/50

AMURES 		ASSOCIAÇÃO DE MUNICÍPIOS DA REGIÃO SERRANA	
PREFEITURA MUNICIPAL DE PALMEIRA		3	
ASSESSORIA TÉCNICA		OBRA :	
PROJETO: James André Clauberg Eng. Civil - CREA 45.160-6		Canha de Arremate Projeto Hidráulico	
PREFEITO: Fernanda de Souza Cordova		Planta Baixa Isométricos	
DESENHO : Lais Ribeiro / Matheus L.C / Mariane M. Mota		Rua do Parque de Exposição A= 70m ²	
		Escala: Indicada	DATA : 07/2020