



Legenda do Sistema Contra Incêndio

- 1 Extintor Pó Químico
- 2 Bloco autônomo de iluminação de emergência
- 3 Instalação de gás combustível GLP
- 4 Saida de Emergencia

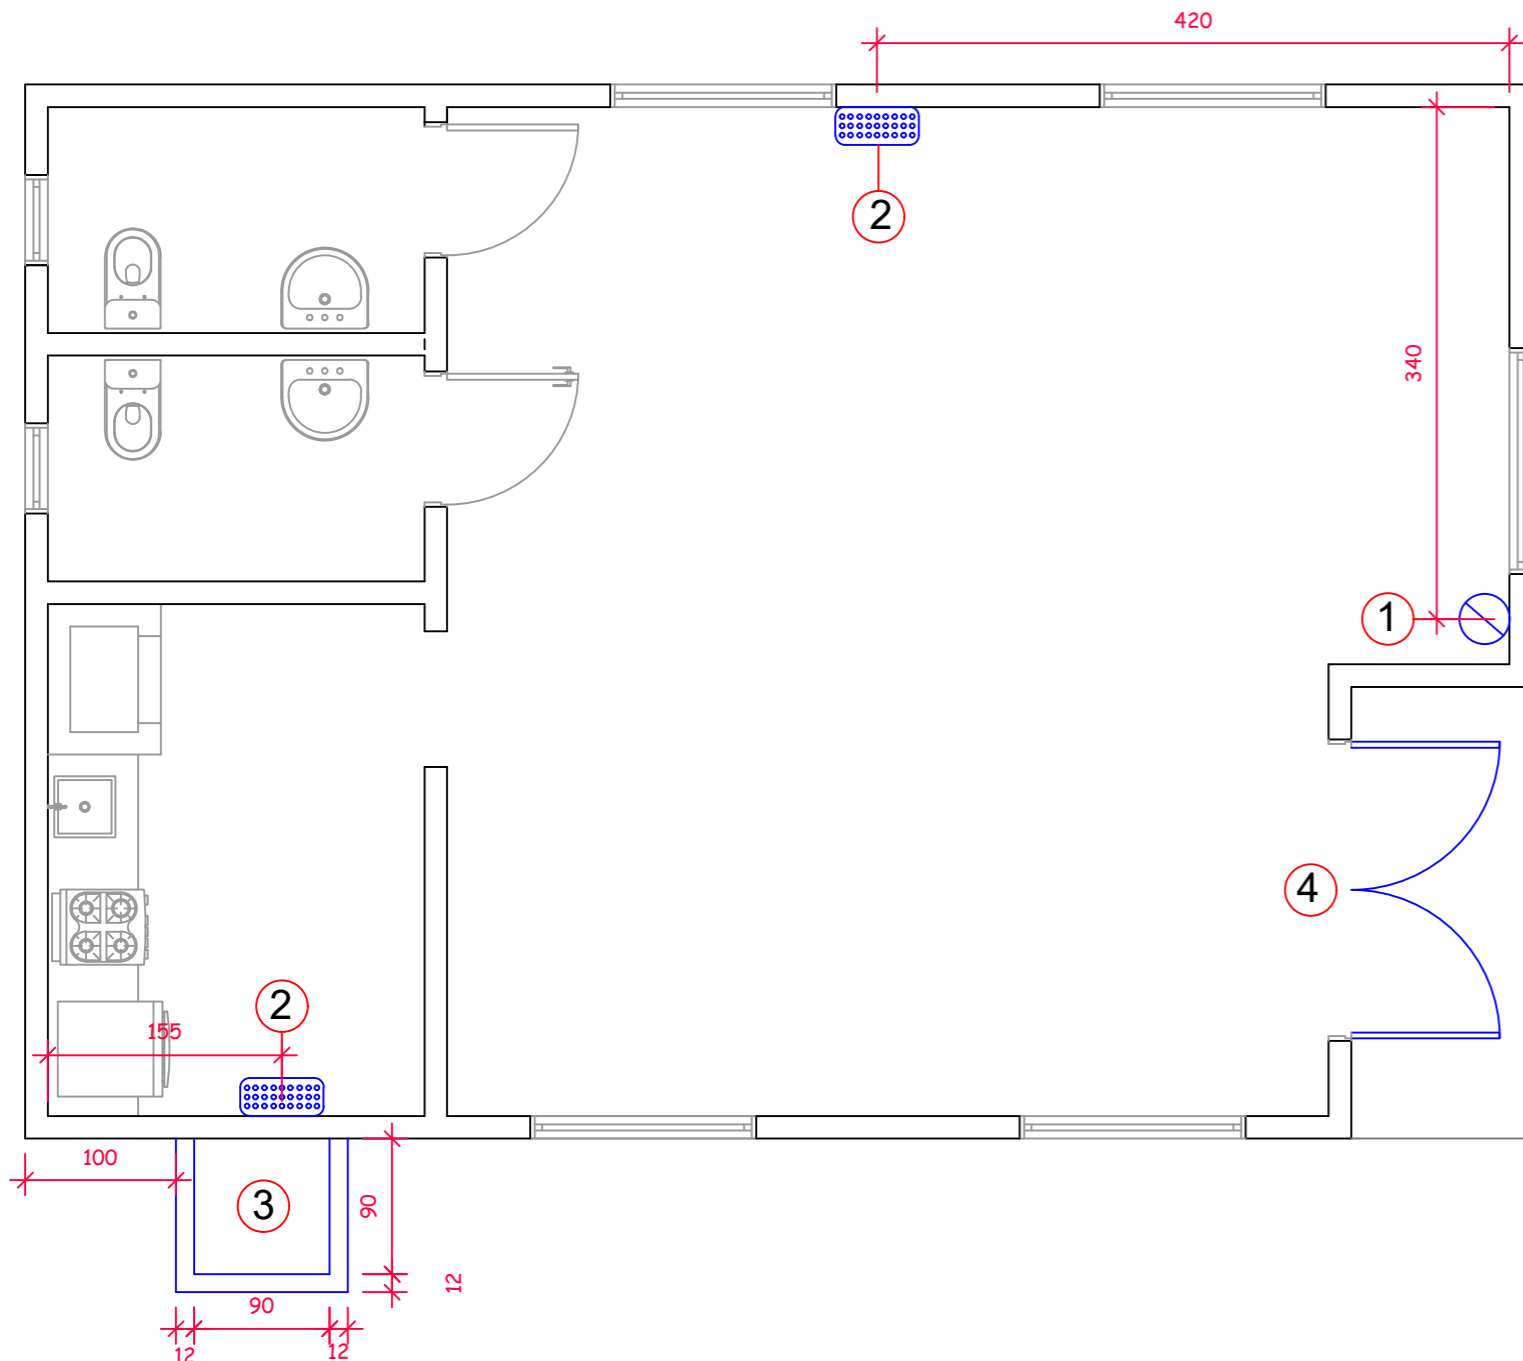


PLANTA BAIXA - PPCI - Sistemas Vitais
Área: 70 m²
Escala 1/50


BRIGADISTAS DE INCÊNDIO VOLUNTÁRIO, QUANDO A POPULAÇÃO FIXA FOR SUPERIOR A 20 PESSOAS; E BRIGADISTAS DE INCÊNDIO PARTICULAR, QUANDO A POUPLAÇÃO FIXA FOR SUPERIOR A 100 PESSOAS.

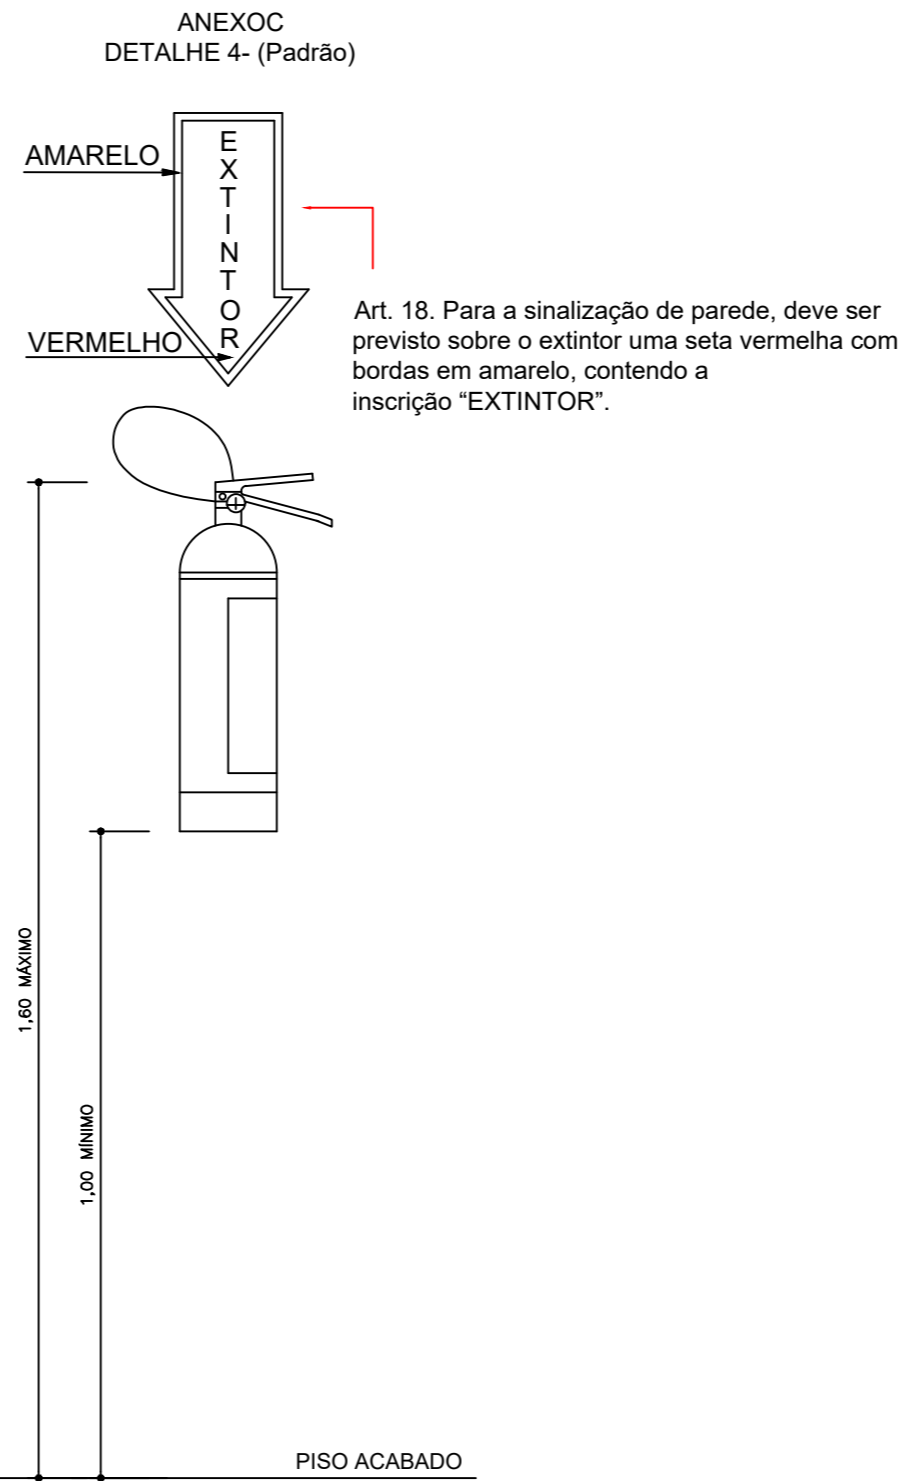

DETALHE DO SISTEMA PREVENTIVO POR EXTINTORES /IN 006/DAT/CBMSC
 Escala: 1/25

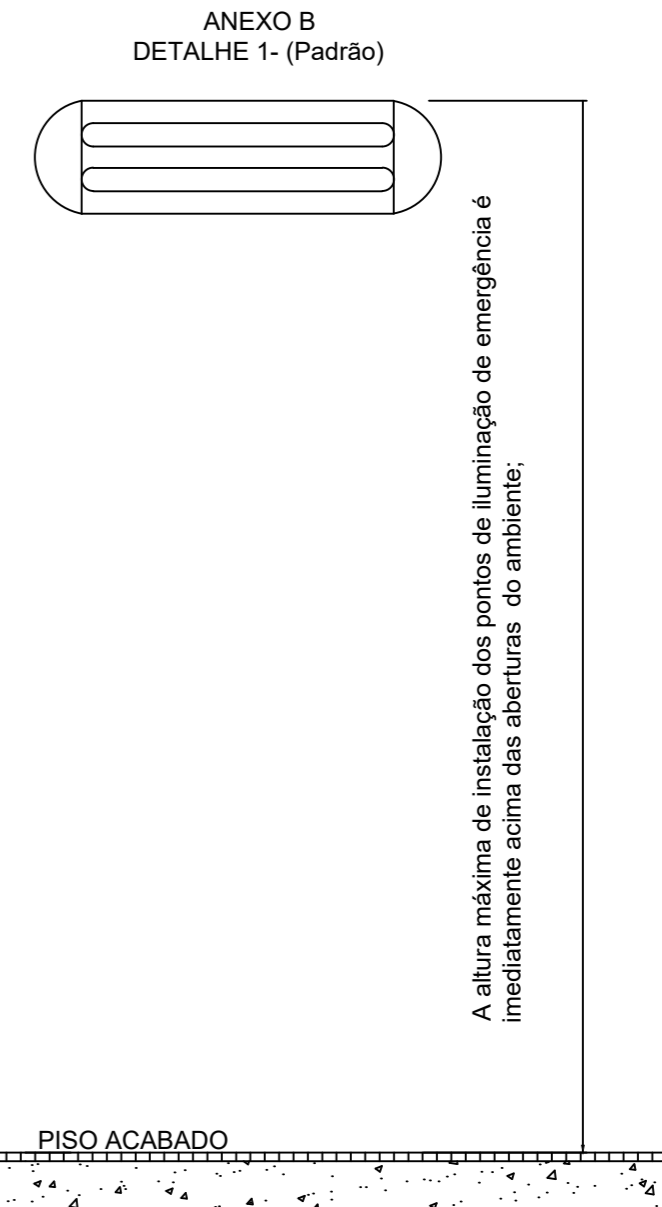

DETALHE DO SISTEMA DE ILUMINAÇÃO DE EMERGÊNCIA /IN 011/DAT/CBMSC
 Escala: 1/25

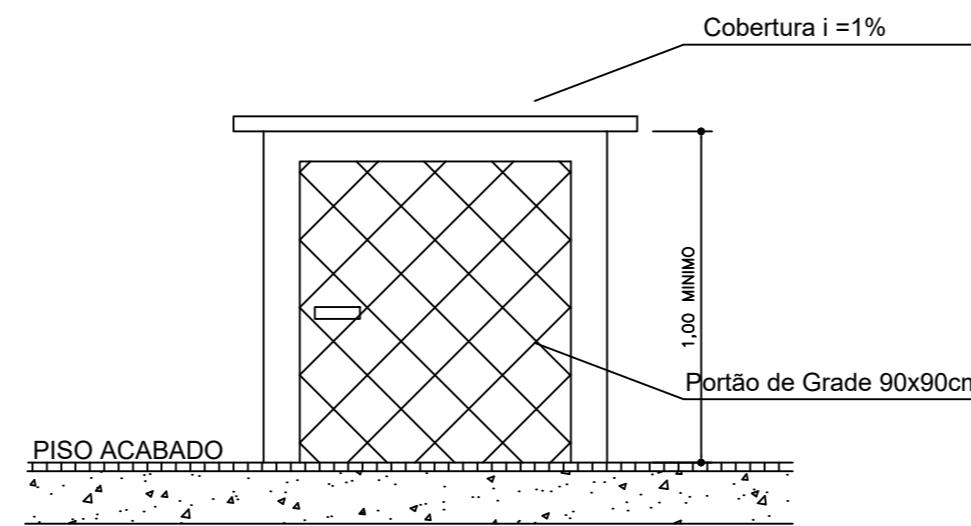

DETALHE DA CABINE DE INSTALAÇÃO DE GÁS COMBUSTIVEL /IN 08/DAT/CBMSC
 Escala: 1/25

AMURES		ASSOCIAÇÃO DE MUNICÍPIOS DA REGIÃO SERRANA
PREFEITURA MUNICIPAL DE PALMEIRA		7
ASSESSORIA TÉCNICA	OBRA :	
PROJETO: _____ James André Clauberg Eng. Civil - CREA 45.160-6	Canha de Arremate Projeto PPCI Planta Baixa Detalhes Rua do Parque de Exposição A= 70m ²	
PREFEITO: _____ Fernanda de Souza Cordova	DESENHO : Lais Ribeiro / Matheus L.C	Escala: Indicada DATA : 07/2020